


PROFILE EU

Légende décaissement :

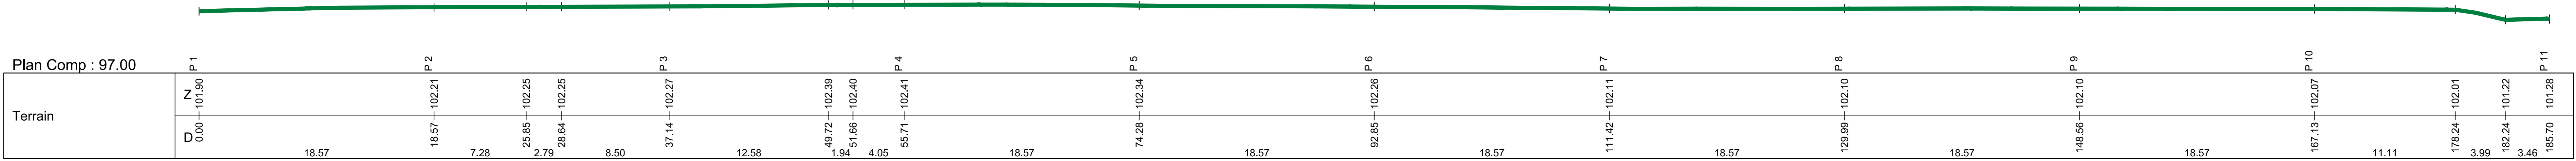

ECHELLE 1/200


PROFIL ET

Légende décaissement :



ECHELLE 1/100

PROFIL HYDRAULIQUE

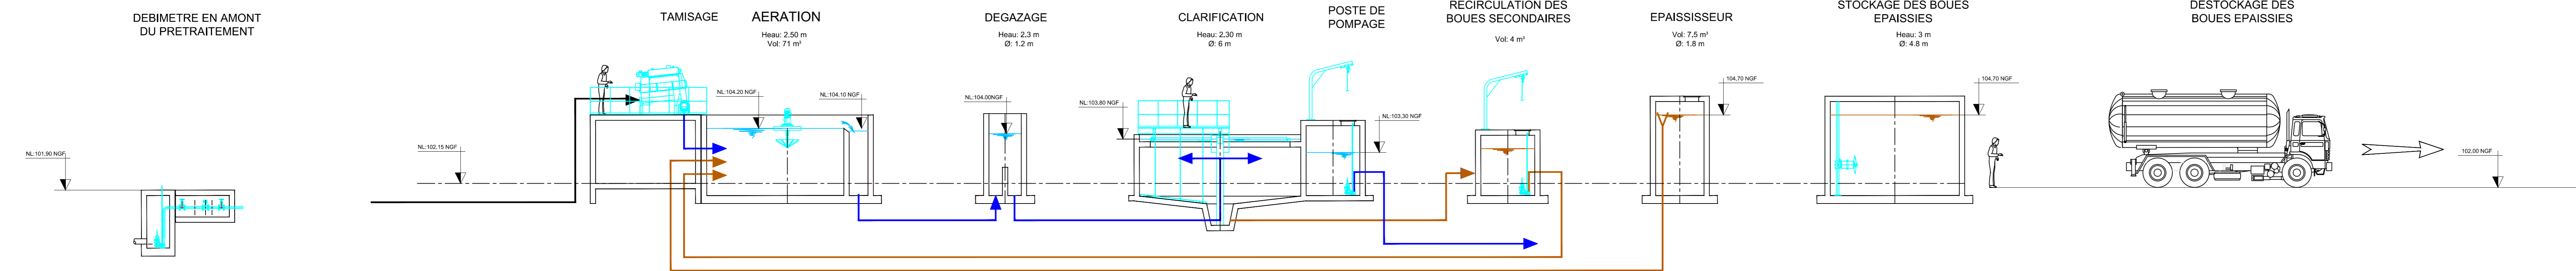

ECHELLE 1/100

Département de l'Yonne

SYNDICAT INTERCOMMUNAL D'EPURATION ET DE TRAITEMENT DES EAUX USEES DE L'AUXERROIS

STATION D'EPURATION DE VAUX
MISE EN CONFORMITE DU DISPOSITIF D'EPURATION DE VAUX


PLAN PROJET

PLAN MASSE
PROFIL HYDRAULIQUE
PROFILS EN LONG

NOM DU FICHER: 182116-107-PRO-PG-1-A.doc
ECHELLE: 1/100, 1/200, 1/250

SEIEGE: 6, Rue Grosse, 89200 L'YONN COISEL, 02
CABINET MERLIN Ingénieurs Conseils
Téléphone : 04-72-32-55-00
Télécopie : 04-78-38-37-85
E-mail: cabinet-merlin@cabinet-merlin.fr

IMPLANTATION REGIONALE: Espace Cristal Rue de la Gallande, 89100 SAINT CLEMENT
Téléphone : 03-86-64-63-40
Télécopie : 03-86-64-66-11
E-mail: osalmon@cabinet-merlin.fr

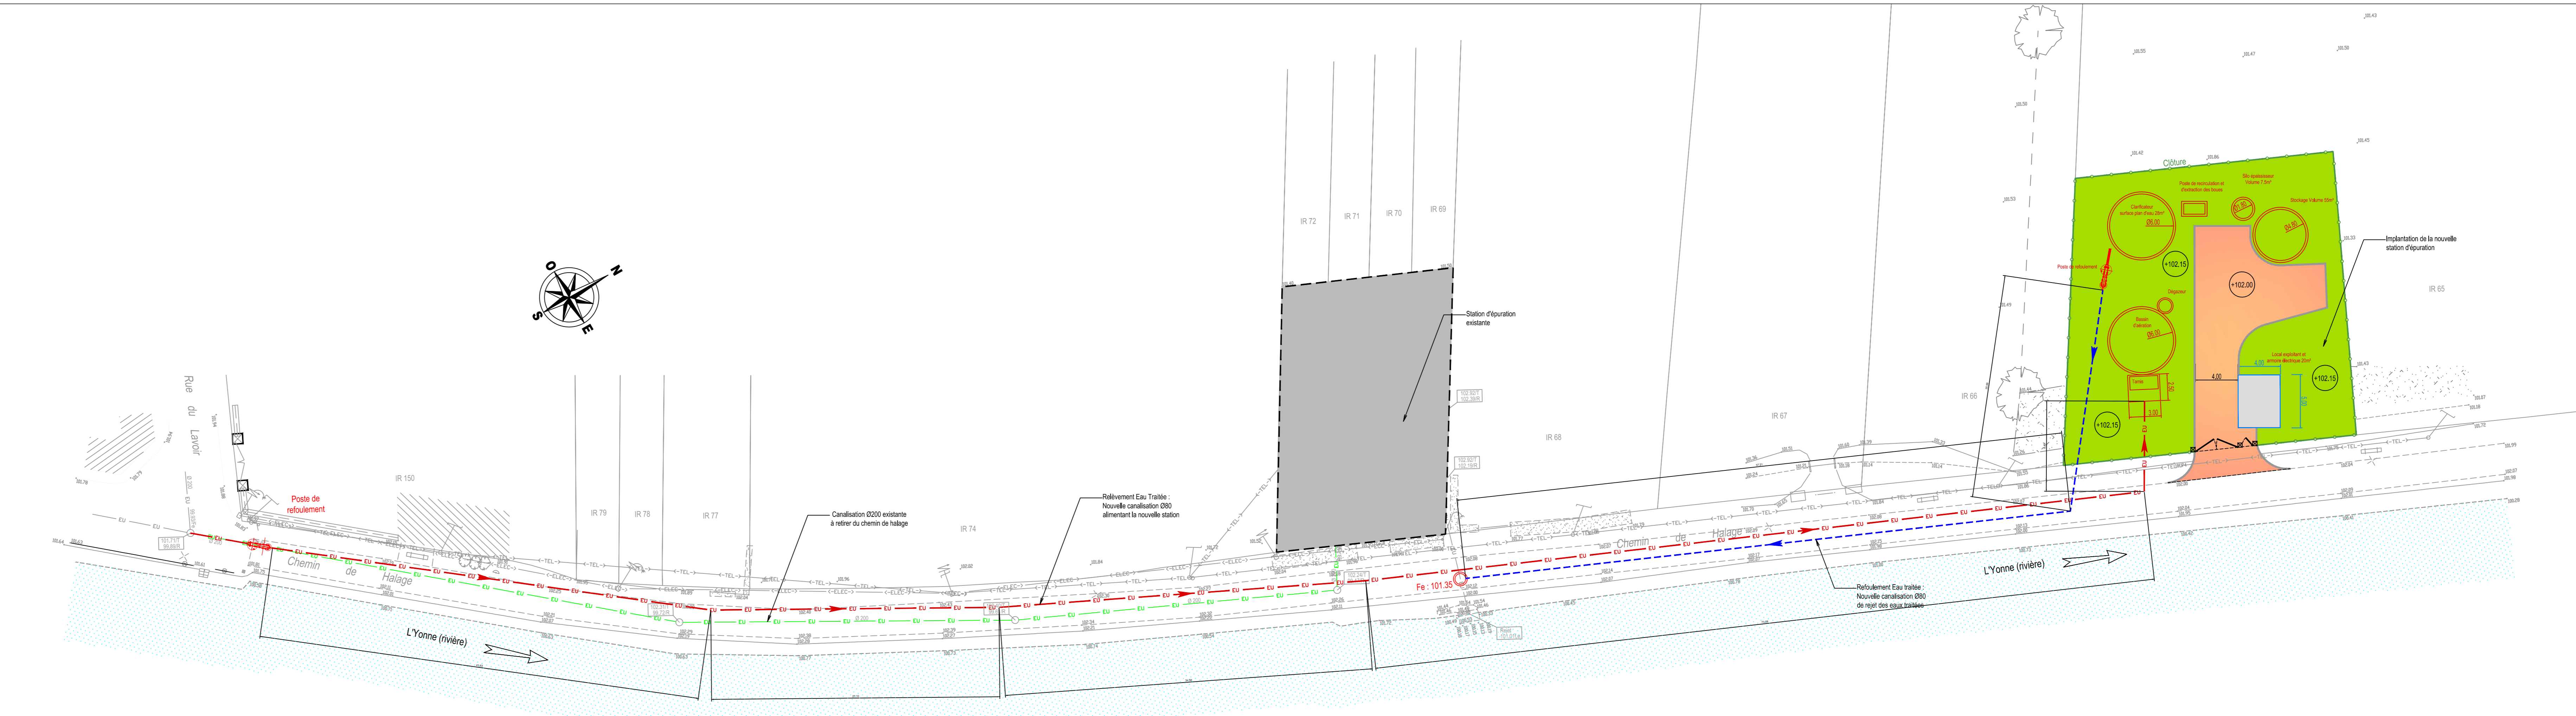

ECHELLE 1/250

GRUPE MERLIN / Réf doc : 182116 - 107 - PRO - PG - 1 - 004 - A

Ind.	Établi par:	Approuvé par:	Date:	Objet de la révision
A	P.SANTI	F.SERZP/TOV/SO	28-02-2014	Etablissement